



SEZIONE TIPICA DI SCAVO
E POSA TUBAZIONI
(DIMENSIONI IN CM) scala 1:10

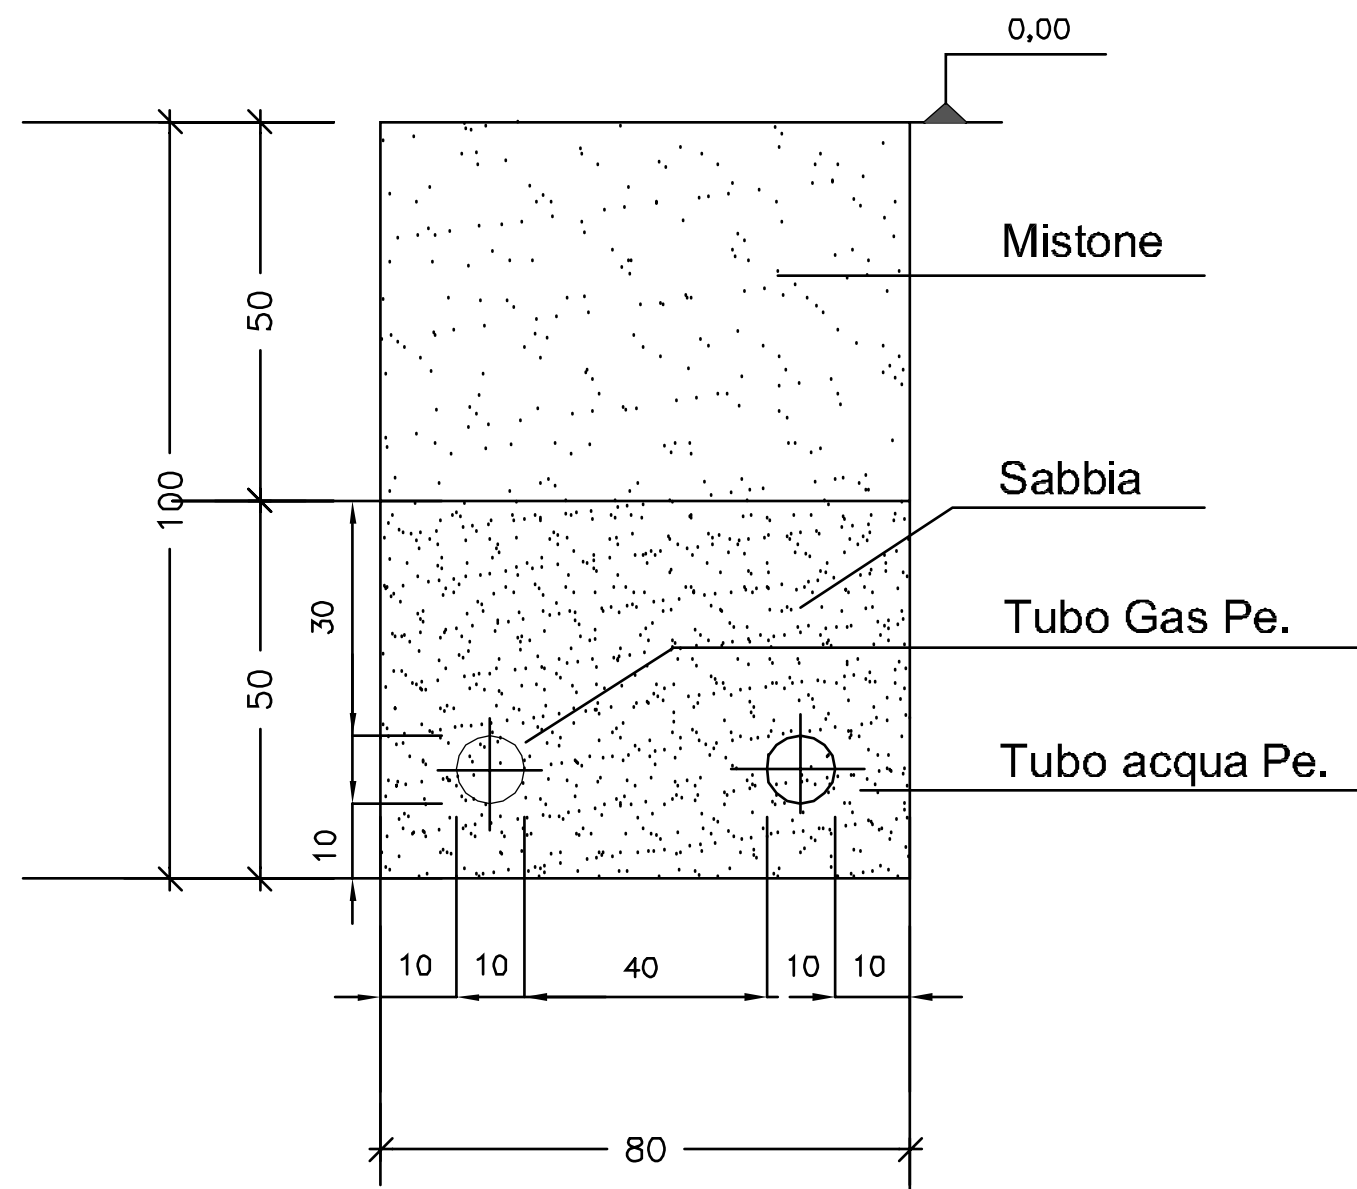


Idranti antincendio stradale del tipo a colonna

punto D2 Art. 6 - 1 dello SCHEMA DI CONVENZIONE URBANISTICA

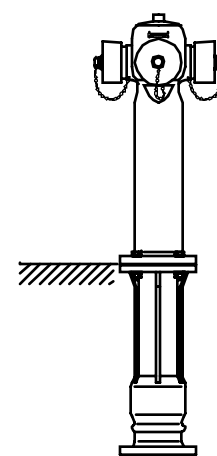

Particolari costruzione allacciamenti d'utenza

Schema tipico derivazione utenza acqua

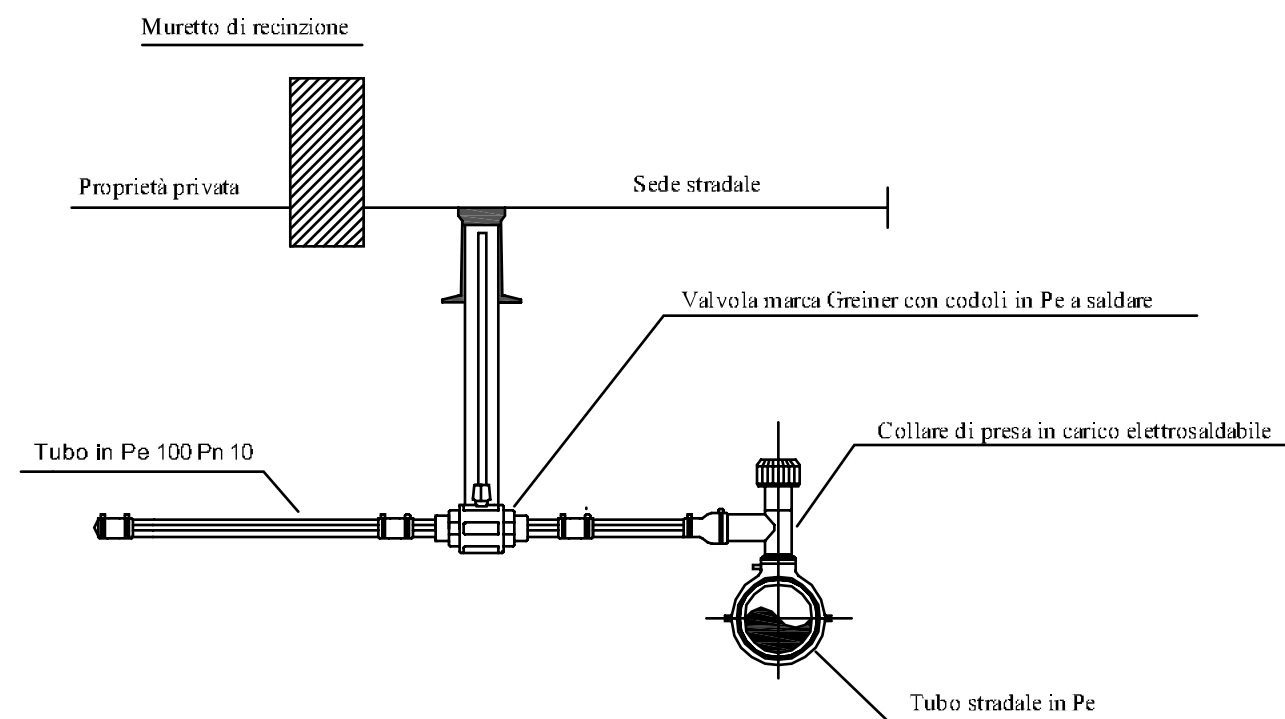

PROGRAMMA INTEGRATO DI INTERVENTO "EDERA"

PROTOCOLLO DI INTESA PROVINCIA DI MANTOVA - COMUNI DI CURTATONE E VIRGILIO



Il Sindaco
(Ezio Gatti)

ADOZIONE DEL C.C.
CON DELIBERA
n° _____ del _____

Il Segretario Generale
(Dott. Annibale Vareschi)

APPROVAZIONE DEL C.C.
CON DELIBERA
n° _____ del _____

Il Responsabile del
Servizio Urbanistica
(Arch. Graziella Trippini)

PUBBLICAZIONE
dal _____ al _____

PUBBLICAZIONE SUL B.U.R.L.
n° _____ del _____

POLARIS
STUDIO ASSOCIATO

POLARIS - Studio Associato
Via Pietro Veri, 33 - 46100 MANTOVA
Tel. 0376.248808, Fax 0376.248807
e-mail: polaris@polarisstudioassociato.com
Cod. Fisc./P. IVA 01776380204

TIMBRO E FIRMA

PROF. ING. UGO BERNINI



OGGETTO DELL'OPERA

PROGRAMMA INTEGRATO DI INTERVENTO
P.I.I. "EDERA" in Levata

DISEGNO

SCALA: 1:var.

N.TAVOLA

Manufatti tipo rete gas

B22.2

COMMITTENTE

IMMOBILIARE EDERA di
LAGOCASTELLO IMMOBILIARE SRL & C. s.n.c.
P.IVA 02075060208

DATA
Giugno 2007

UBICAZIONE DEL CANTIERE

LEVATA - strada Arginotto

AGGIORNAMENTO